


PLANTA BAIXA MESANINO
ESCALA 1/75

Lista de Materiais - Pav. Superior	
Aparelho	
Chuveiro 25mm x 1/2"	1 pç
Torneira de lavatório 25 mm - 1/2"	1 pç
Vaso Sanitário p/ Válvula de Descarga de 1 1/2"	1 pç
Metals	
Registro de gaveta c/ canopla cromada 1.1/2"	1 pç
Registro de pressão c/ canopla cromada 3/4"	1 pç
Válvula de descarga baixa pressão 1/2"	1 pç
PVC Acessórios	
Bolsa de ligação p/ vaso sanitário 1.1/2"	1 pç
Engate flexível plástico 1/2 - 30cm	1 pç
Tubo de descarga VDE. 38 mm	1 pç
Tubo de ligação latão cromado c/ canopla p/ vaso Sa. 38 mm	1 pç
PVC rígido soldável	
Adapt sold curto c/bolsa-rosca p registro 50 mm - 1.1/2"	1 pç
Joelho 90° soldável 25 mm	4 pç
Luva soldável 25 mm	48 pç
Tubos 50 mm	11 pç
Tubos 25 mm	51.86 m
Tê de redução 90 soldável 50 mm - 25 mm	12.74 m
PVC soldável azul c/ bucha latão 50 mm - 25 mm	2 pç
Joelho de redução 90° soldável com bucha de latão 25 mm - 1/2"	2 pç

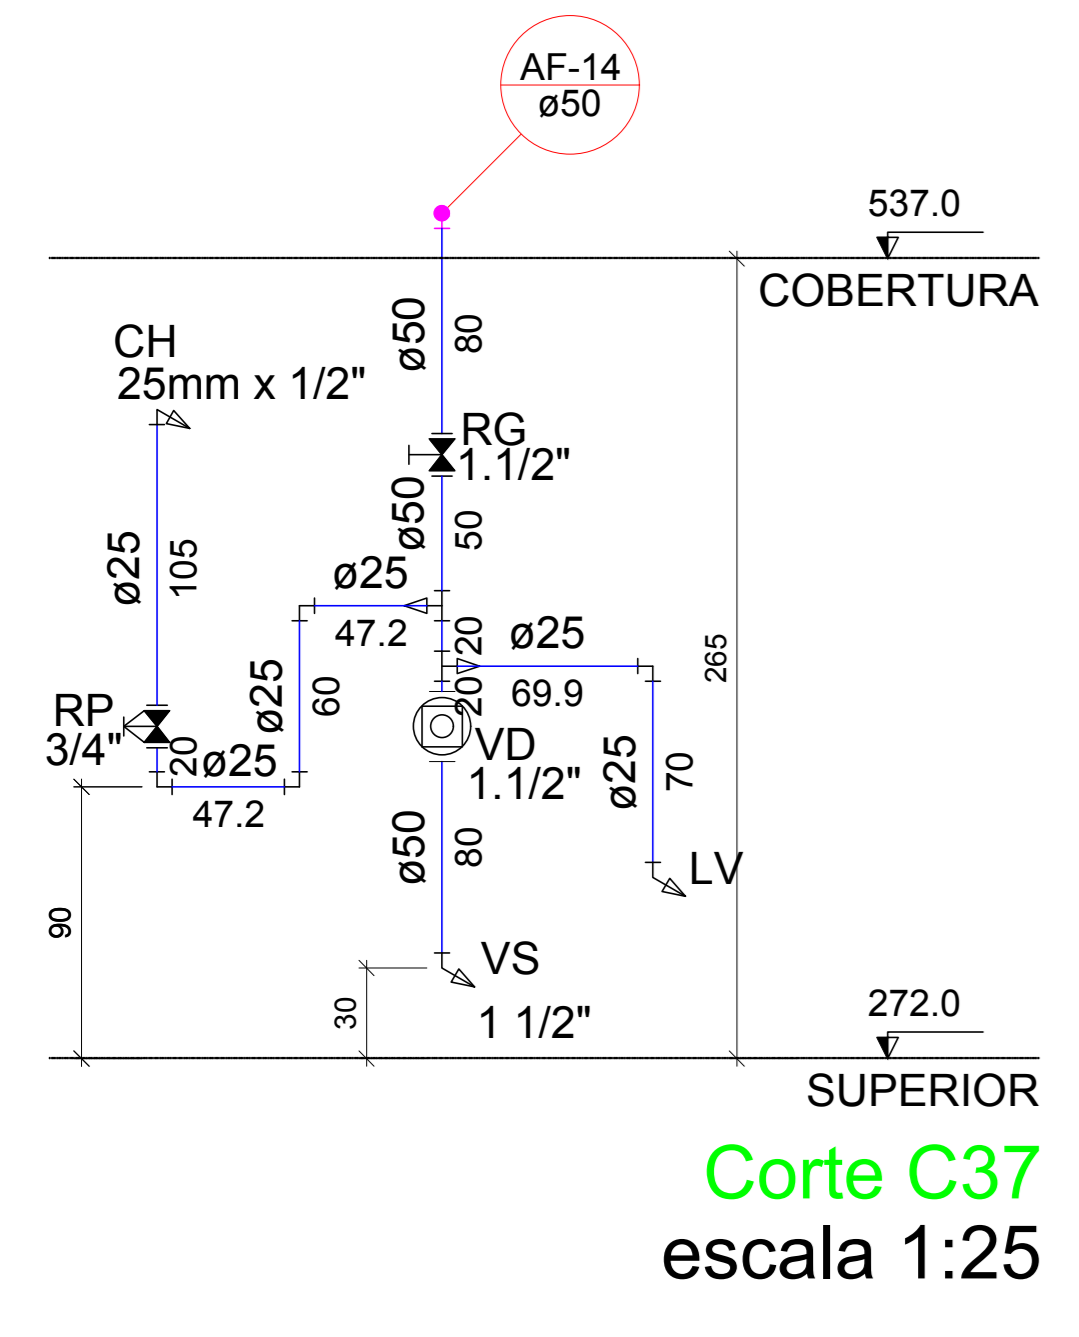


Corte C37
escala 1:25

Legenda Detalhada	
RG	Registro de gaveta c/ canopla cromada - RG
Metals	Registro de gaveta c/ canopla cromada 1.1/2"
RP	Registro de pressão c/ canopla cromada - RP
Metals	Registro de pressão c/ canopla cromada 3/4"
VD	Válvula de descarga c/PVC soldável - VD
Metals	Válvula de descarga baixa pressão 1.1/2"
PVC Acessórios	
	Bolsa de ligação p/ vaso sanitário 1.1/2"
	Tubo de descarga VDE. 38 mm
	Tubo de ligação latão cromado c/ canopla p/ vaso Sa. 38 mm
PVC rígido soldável	
	Adapt sold curto c/bolsa-rosca p registro 50 mm - 1.1/2"

Legenda	
RG	Registro de gaveta c/ canopla cromada - RG
RP	Registro de pressão c/ canopla cromada - RP
VD	Válvula de descarga c/PVC soldável - VD

Legenda das indicações	
CH	Chuveiro - 25mm x 1/2"
LV	Lavatório com joelho de 90° - 25 mm - 1/2"
RG	Registro de gaveta c/ canopla cromada - 1.1/2"
RP	Registro de pressão c/ canopla cromada - 3/4"
VD	Válvula de descarga c/PVC soldável - 1.1/2"
VS	Vaso Sanitário com válvula de descarga - 1 1/2"

Lista de Materiais - Cobertura	
Metals	
Registro Globo 3/4"	2 pç
PVC rígido soldável	
Adapt sold curto c/bolsa-rosca p registro 25 mm - 3/4"	6 pç
Joelho 45 soldável 25 mm	1 pç
Tubos 25 mm	4 pç
Tê 90 soldável 25 mm	42.39 m
Tubo 25 mm	1 pç
Metals	
Registro Globo 1"	2 pç
2"	4 pç
PVC rígido soldável	
Adapt sold. c/ flange livre p/ cx. d' água 32 mm - 1"	2 pç
60 mm - 2"	4 pç
Adapt sold curto c/bolsa-rosca p registro 32 mm - 1"	4 pç
60 mm - 2"	8 pç
Bucha de redução sold. curta 60 mm - 50 mm	10 pç
Bucha de redução sold. longa 50 mm - 25 mm	9 pç
60 mm - 25 mm	29 pç
Joelho 45 soldável 32 mm	2 pç
Joelho 90° soldável 25 mm	82 pç
50 mm	8 pç
60 mm	4 pç
Luva soldável 32 mm	2 pç
Tubos 25 mm	290.80 m
32 mm	3.93 m
50 mm	76.05 m
60 mm	66.14 m
Tê 90 soldável 60 mm	35 pç
Tê de redução 90 soldável 50 mm - 25 mm	20 pç
Reservatório elevado	2 und
Caixa d'água com Capacidade Mínima de 3.000 Litros	2 und

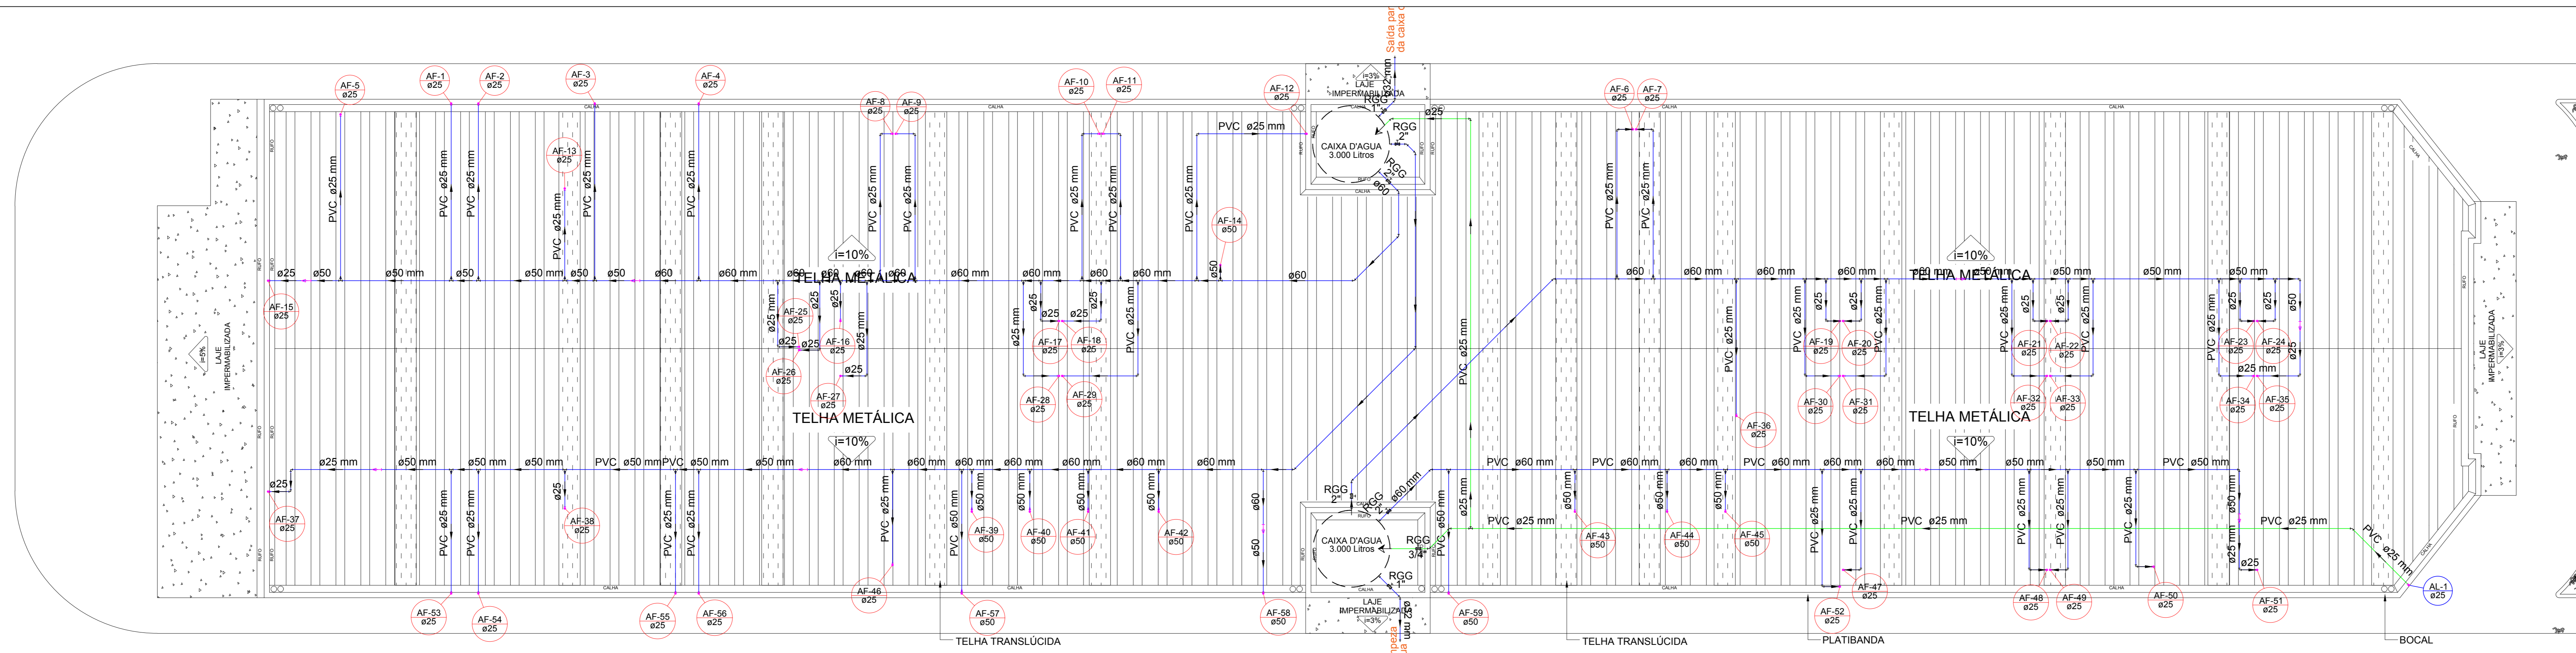

COBERTURA
ESCALA 1/75

Legenda Detalhada	
Alimentador Predial	Registro Globo 3/4"
Metals	Registro Globo 3/4"
PVC misto soldável	Colar de tomada em PVC 3/4"
Joelho 90 soldável c/ rosca 25 mm - 3/4"	1 pç
PVC rígido soldável	Adapt sold curto c/bolsa-rosca p registro 25 mm - 3/4"
Metals	
Registro Globo 2"	1 pç
PVC rígido soldável	
Adapt sold curto c/bolsa-rosca p registro 60 mm - 2"	2 pç

Legenda	
Alimentador Predial	Registro globo c/ PVC soldável - RGG
Legenda das indicações	
RGG	Registro globo c/ PVC soldável - 2"

CONSURSAN
Construções, Urbanismo e Saneamento LTDA
consursan@hotmail.com
Fone: (62) 3645-3100

HIDRÁULICO

CLIENTE	PREFEITURA MUNICIPAL DE ALEXÂNIA-GO
OBRA	CONSTRUÇÃO DE UMA FEIRA COBERTA, NO SETOR SUL, NO MUNICÍPIO DE ALEXÂNIA-GO
ENDEREÇO	AV. NELSON SANTOS, S/N, CENTRO, ALEXÂNIA-GO
REFERENTE	PLANTA BAIXA - PAVIMENTO SUPERIOR PLANTA BAIXA - COBERTURA DETALHES, CORTES, LISTA DE MATERIAIS HIDRÁULICOS Nº DE SICONV/ 842846/2017 - CONTRATO DE REPASSE 1045505-12
ÁREAS	ÁREA TOTAL CONSTRUÍDA: 900,98 m²
ART. Nº	Planilha Nº
1/3	

ENL LUIZ HENRIQUE MORAES GROTTO
CONSURSAN - CREA 014/19990-00
PREFEITURA MUNICIPAL DE ALEXÂNIA-GO
CNPJ Nº 20.879.990/01-00