



PLANTA BAIXA PAVIMENTO TÉRREO ESCALA 1/100

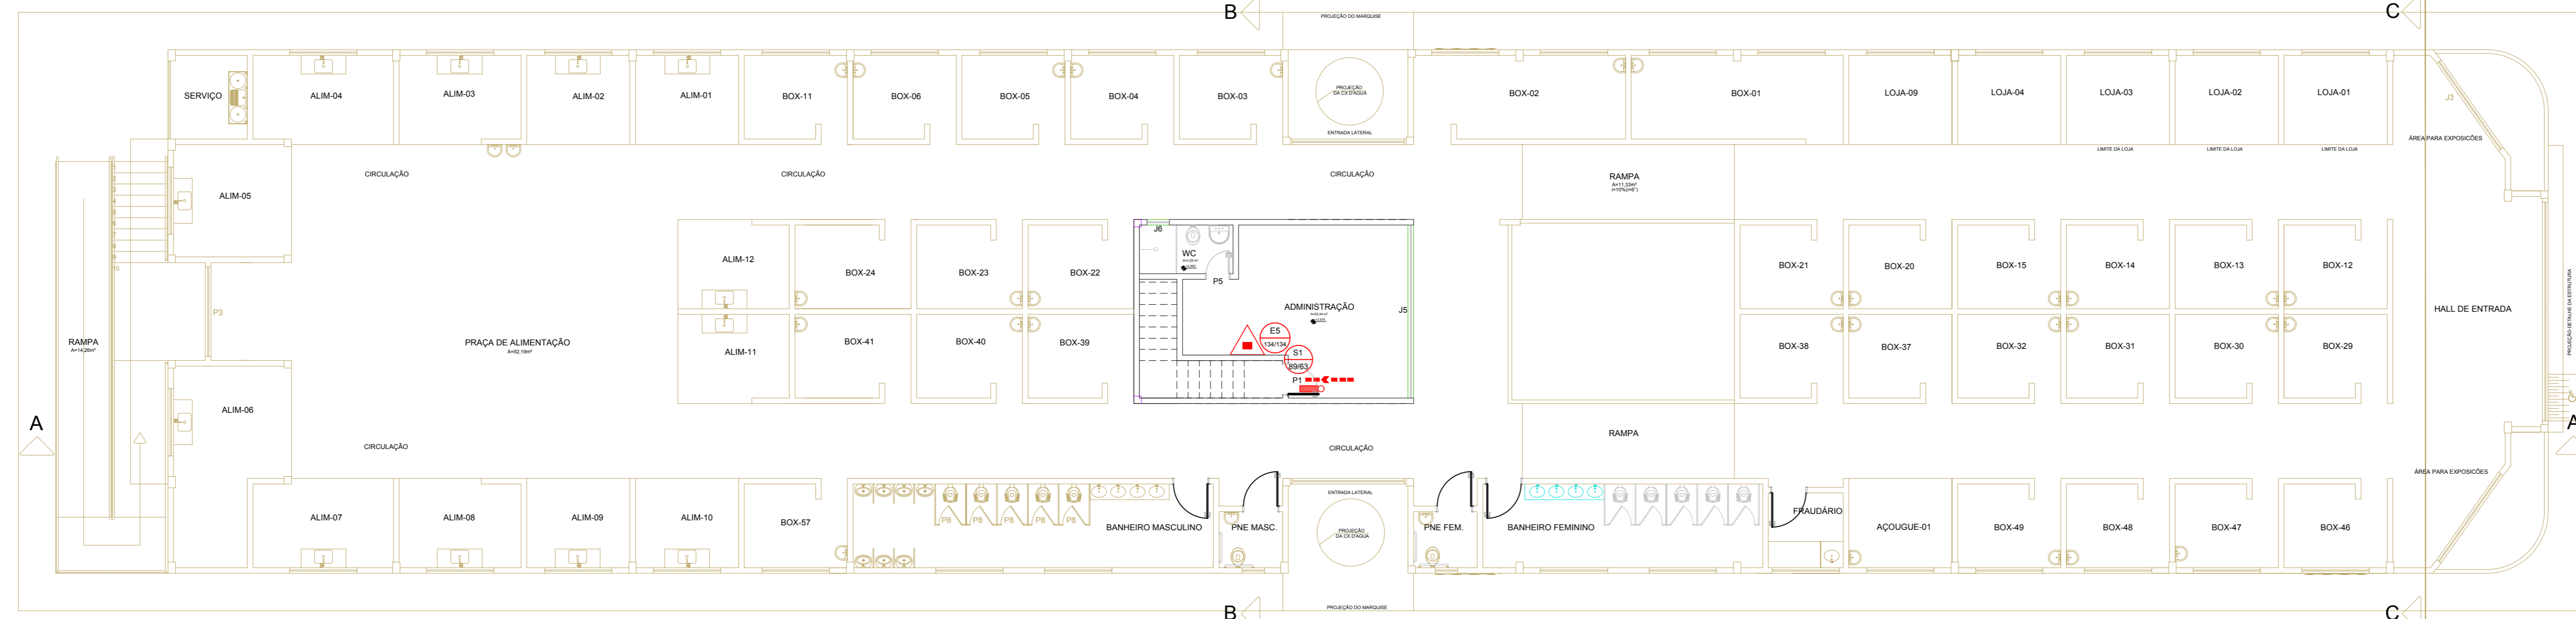

PLANTA BAIXA MESANINO ESCALA 1/100

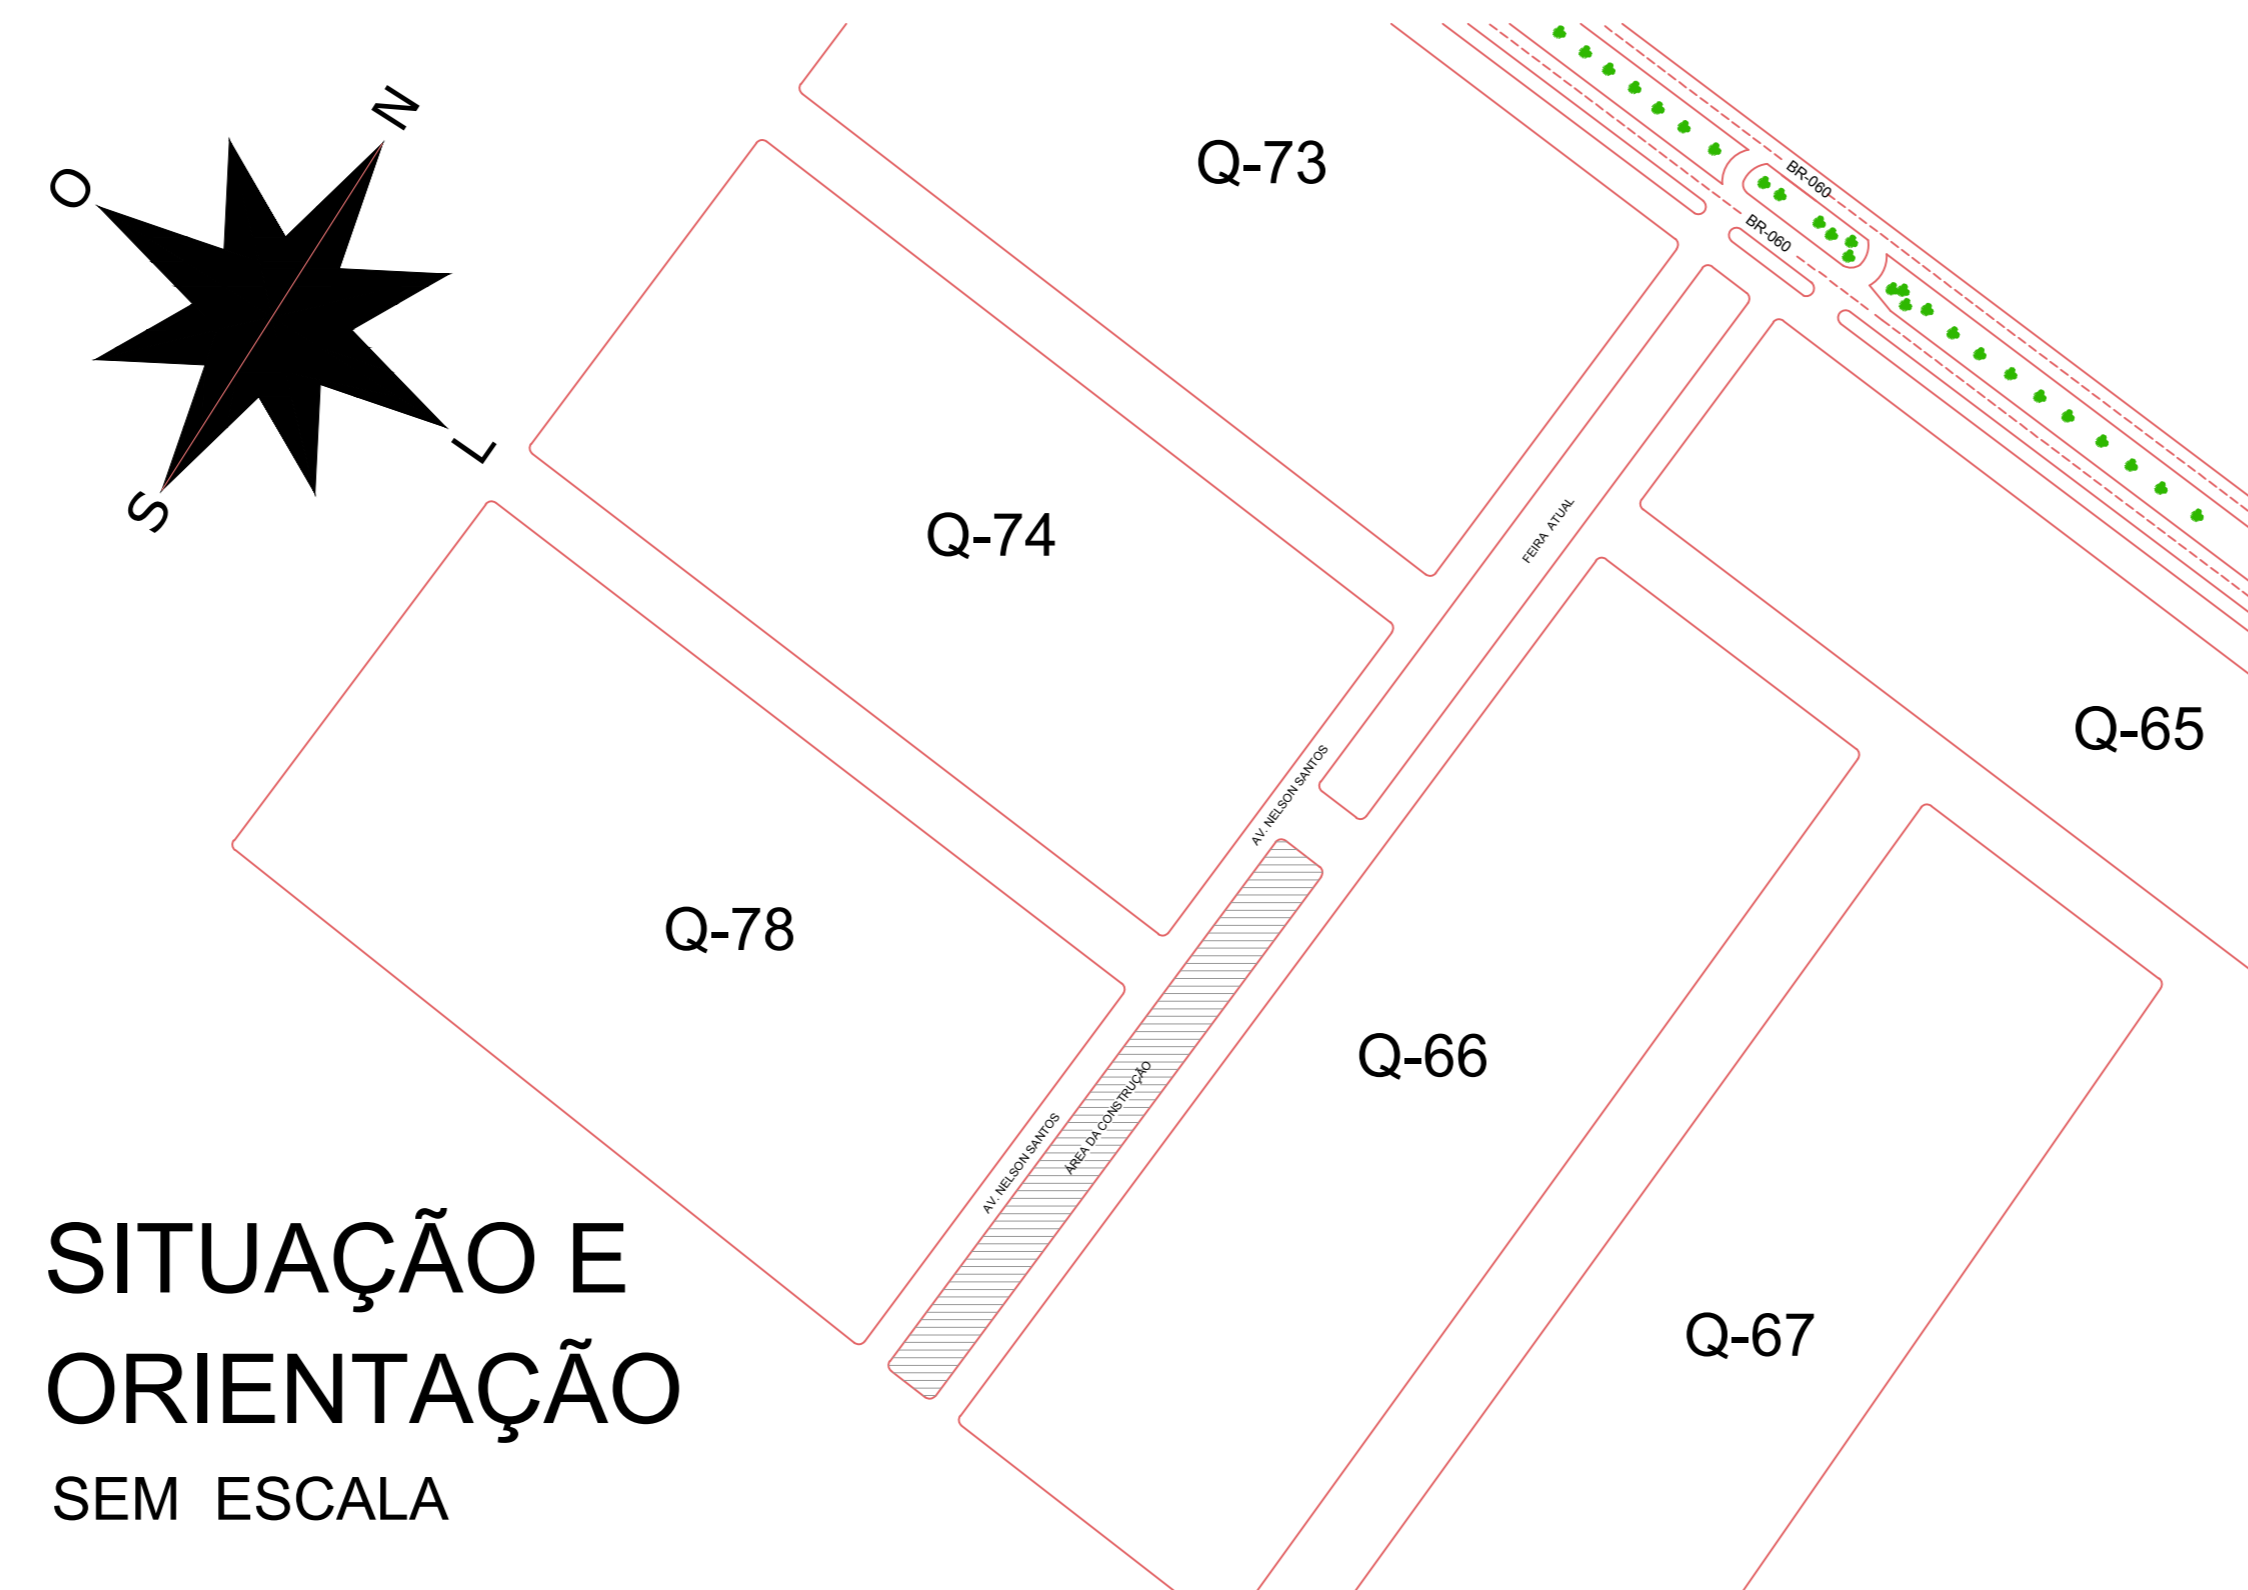

Lista de Materiais


SISTEMA DE ILUMINAÇÃO	
Iluminação de Emergência Tipo Bloco Autônomo	9 pç
PROTEÇÃO POR EXTINTORES	
Extintor de Pó ABC 2-A:20-B:C	7 un
SINALIZAÇÃO DE EMERGÊNCIA	
Placa de Saída de Emergência 300x150mm	4 un
Placa Seta Direcional 200x10mm	11 un
Placa Extintor de Incêndio 300x300mm	7 un

QUADRO DE ABERTURAS


	CÓDIGO	LARGURA	ALTURA	PEITORIL	ABERTURA	MATERIAL	QTDE
JANELAS	J1	180	70	200	BASCULANTE	AÇO/VIDRO	30
	J2	180	50	170	BASCULANTE	AÇO/VIDRO	5
	J3	300	225	45	FIXA	VIDRO	2
	J4	120	100	110	DE CORRER	ALUMÍNIO/VIDRO	1
	J5	462	100	110	DE CORRER	ALUMÍNIO/VIDRO	0
PORTAS	J6	60	50	170	BASCULANTE	AÇO/VIDRO	3
	P1	80	210	0	ABRIR	MADEIRA	5
	P2	300	270	0	DE ENROLAR	METÁLICA	2
	P3	240	270	0	DE ENROLAR	METÁLICA	1
	P4	400	300	0	DE ENROLAR	METÁLICA	1
	P5	60	210	0	ABRIR	MADEIRA	1
	P6	90	210	0	ABRIR	MADEIRA	2
	P7	208	240	0	ABRIR	GRADE METÁLICA	1
P8	60	140	0	ABRIR	MADEIRA	10	

LEGENDA

- EXTINTOR DE CARGA AQUOSA CAPACIDADE EXTINTORA DE NO MÍNIMO 2A
- EXTINTOR DE CARGA DE PÓ BC CAPACIDADE EXTINTORA DE NO MÍNIMO 2A-30B:C
- EXTINTOR DE CARGA DE PÓ ABC CAPACIDADE EXTINTORA DE NO MÍNIMO 2A-30B:C
- ILUMINAÇÃO DE EMERGÊNCIA BLOCO AUTÔNOMO
- ACIONADOR MANUAL DO SISTEMA DE DETECÇÃO E ALARME DENTRO DE CASA LACRADA O TAMPO DE VIDRO A 1.3m
- REGISTROS DO SISTEMA DE PROTEÇÃO CONTRA INCÊNDIO EXISTENTES NA EXISTÊNCIA
- VER DETALHE EM ANEXO
- QUADRO, RISCO DE INCÊNDIO
- PROIBIDO FUMAR
- PROIBIDO PRODUIR CHAMA
- ESCALADA DE EMERGÊNCIA
- INDICAÇÃO DE EXTINTOR DE INCÊNDIO

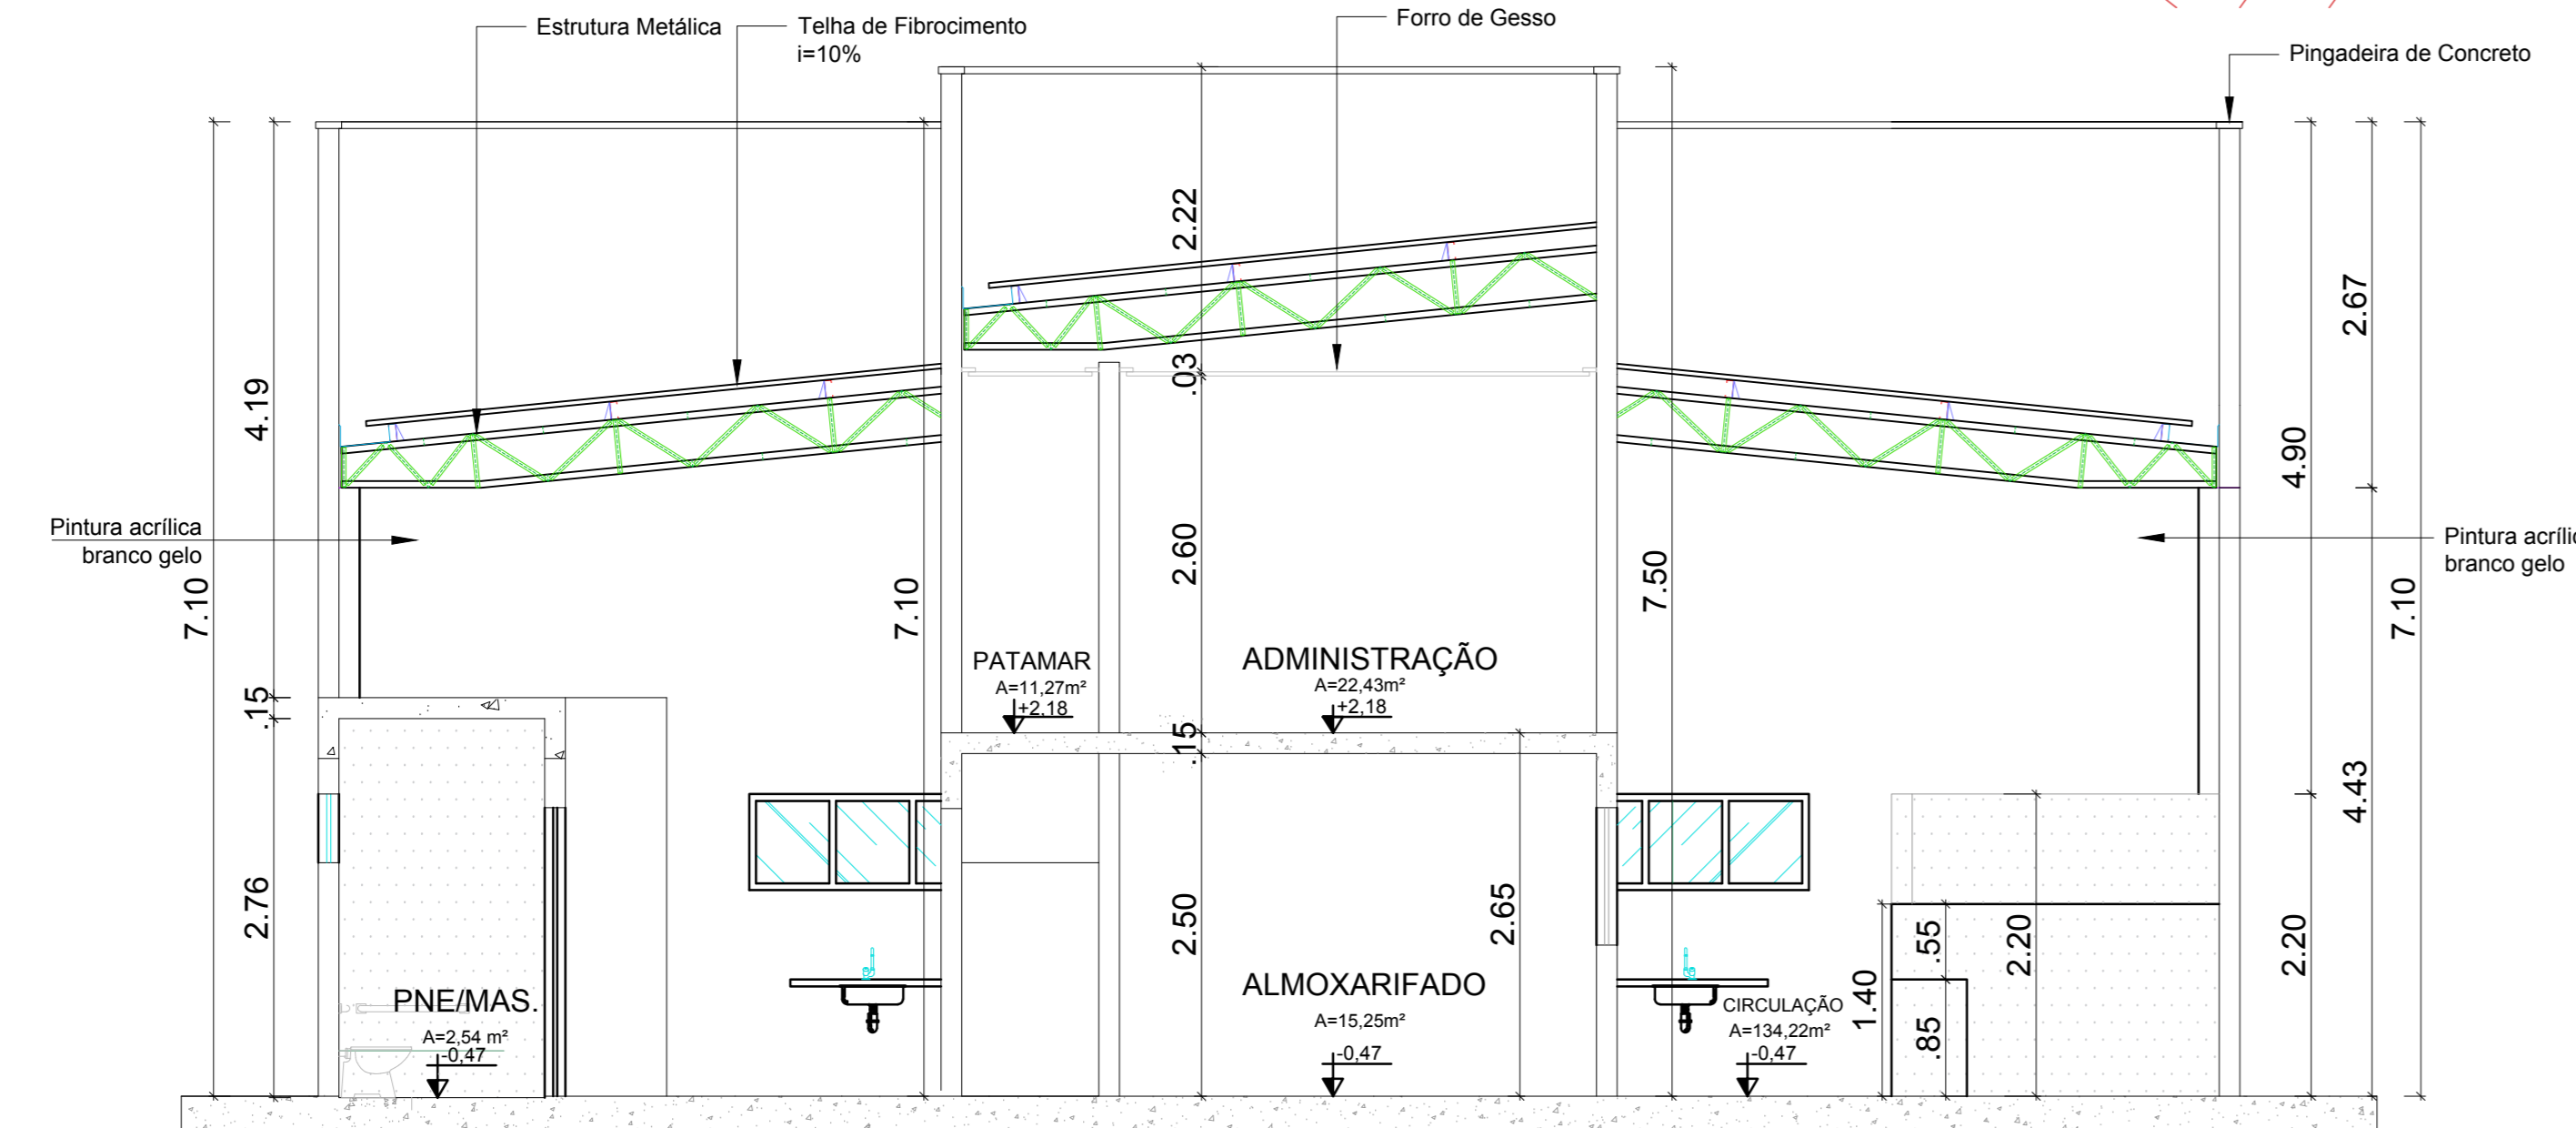

CORTE "BB" ESCALA 1/50

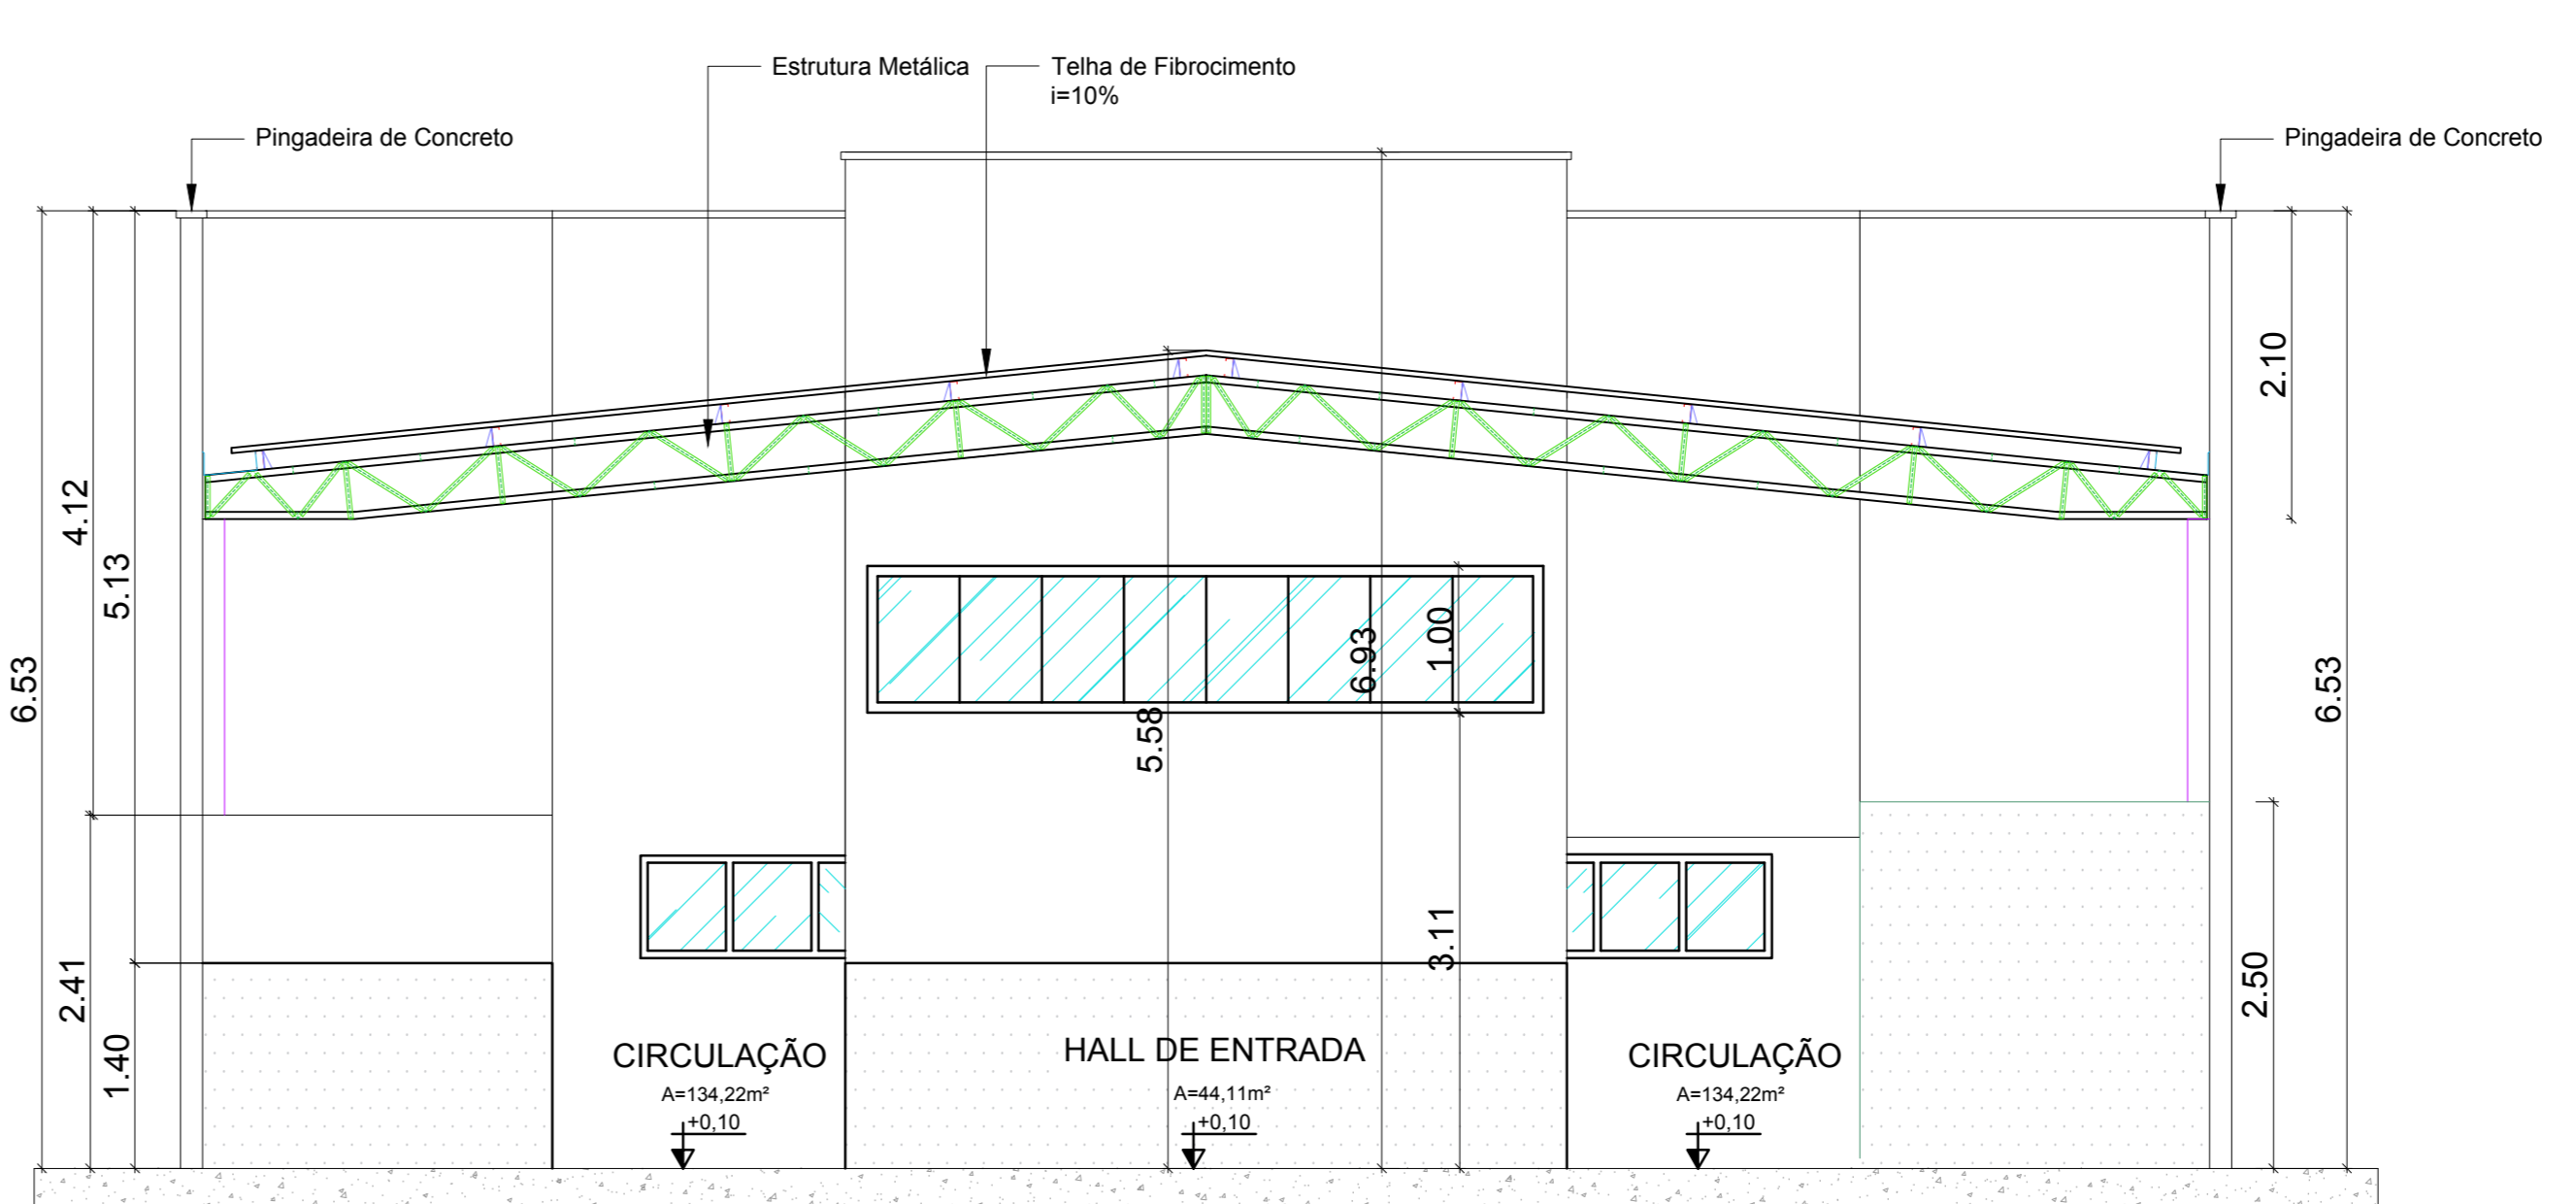

CORTE "CC" ESCALA 1/50

APROVAÇÃO:

ESTADO DE GOIÁS
CORPO DE BOMBEIROS MILITAR
PROCESSO N.º

() Projeto original
() Recondicionamento: Protocolo de solicitação nº
() Substituição parcial: Protocolo de solicitação nº
() Substituição total: Protocolo de solicitação nº
() Com Parecer Técnico: n.º

APROVADO
EM

ANALISTA: CARMELO E ASSINATURA: CBM DA APROVAÇÃO:

CONSURSAN
Construções, Urbanismo e Saneamento LTDA
consursan@hotmail.com
Fone: (62) 3645-3100

PPCI

CLIENTE: PREFEITURA MUNICIPAL DE ALEXÂNIA

OBRA: CONSTRUÇÃO DE UMA FEIRA COBERTA, NO SETOR SUL, NO MUNICÍPIO DE ALEXÂNIA/GO

ENDEREÇO: AV. NELSON SANTOS, S/N, CENTRO ALEXÂNIA - GO

REFERENTE: COBERTURA E LOCAÇÃO: FACHADA FRONTAL FACHADA - FUNDOS: SITUAÇÃO E ORIENTAÇÃO; FACHADA LATERAL LADO LESTE; CORTES "AA" E QUADRO DE ABERTURAS

ÁREAS: ÁREA TOTAL: 900,98 m²

AR.T. Franca N.º

Projeto N.º 2/3

Os direitos autorais deste projeto pertencem aos engenheiros acima citados. É proibida a sua reprodução, modificação e/ou alteração conforme LEI 5.968 ART. 25